

УТВЕРЖДАЮ

Заместитель главного инженера по
производству

РУП «БЕЛТЭИ»

Катура Д.В.

2025

ТЕХНИЧЕСКОЕ ЗАДАНИЕ

на производство пожарной сигнализации и оповещения о пожаре
(предварительное)

1. Заказчик: РУП «БЕЛТЭИ»

«Реконструкция капитального строения с

2. Полное наименование объекта:

инвентарным номером 100/С-9093 (Газо-
распределительный пункт), расположенного по адресу:
г. Брест, ул. Заводская 2-я, 5Д/3»

3. Местоположение объекта (по административному
делению):

Брестская обл.,
г. Брест

- территория Восточной районной котельной №1 филиала «Брестские тепловые сети»,
(помещения регуляторного зала и КИП во вновь возводимом здании ГРП, помещения главного
щита управления, щита управления котлами ПТВМ-50 и ДЕ-25 и помещения РУ-2 здания
котельной)

4. Стадия проектирования: Архитектурный проект

5. Общая характеристика проектируемого объекта: Необходимо выполнить

устройство систем пожарной сигнализации и оповещения о пожаре для помещений вновь
возводимого здания ГРП и помещений в существующем здании котельной

работы выполняются в условиях эксплуатируемой котельной

класс сложности объекта – 1 (первый).

6. Цель и назначение:

Разработка раздела проекта: автоматическая установка
пожарной сигнализации и оповещения о пожаре

Виды и объемы работ, подлежащих выполнению: Пожарная сигнализация и оповещение
о пожаре помещений регуляторного зала и КИП во вновь возводимом здании ГРП,
помещений главного щита управления, щита управления котлами ПТВМ-50 и ДЕ-25 и
помещения РУ-2 здания котельной

Спецработы: Графический материал предоставить в цифровом виде,
Сметы в сіс, Excel

Требования:

В соответствии с действующими ТНПА

7. Перечень материалов, предоставляемых в результате

выполнения работ на объекте:

Раздел: описательная и графическая части, расчеты
(при необходимости) на бумаге, сметы - 6 экз.

электронный носитель - 1 экземпляр

8. Очередность производства работ, сроки выдачи промежуточных и отчетных
материалов по всем выполненным работам: в одну очередь

9. Графическое приложение Планировки проектируемого здания и помещений, экспликация

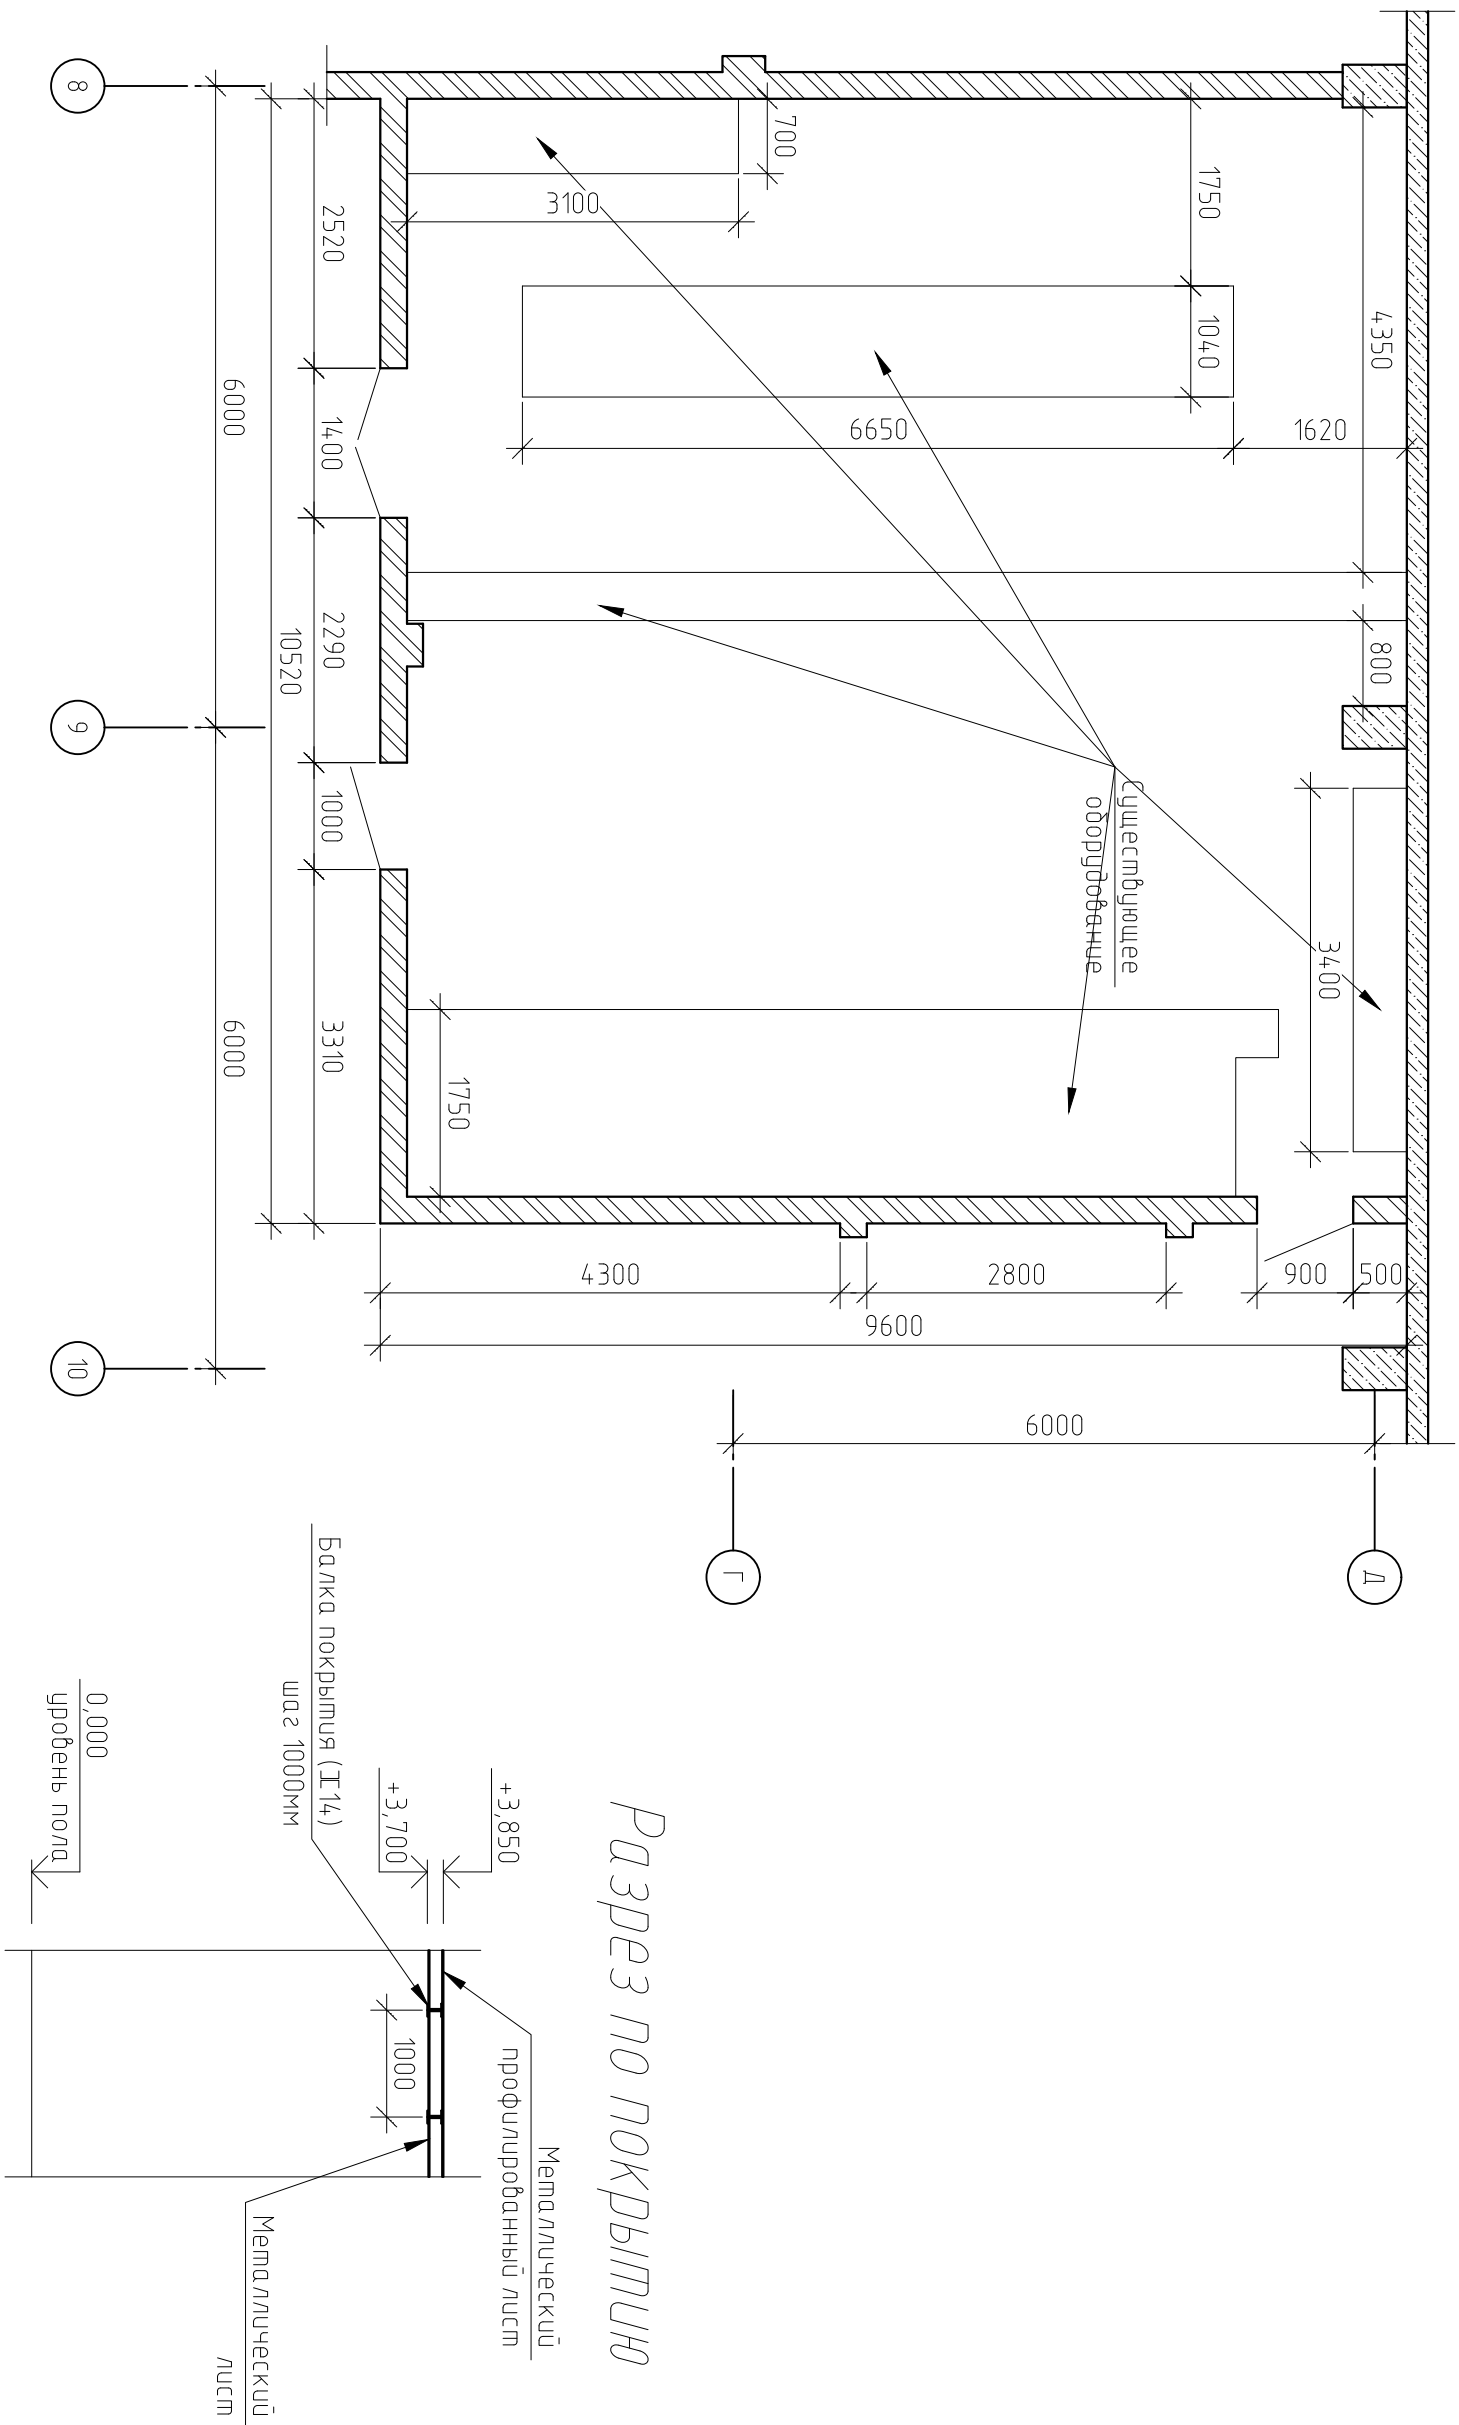
Задание составил: ГИП Ратобылская Наталья Александровна, тел. моб. +375 29 9164900

(должность, Ф.И.О., подпись)

Задание принял:

(должность, Ф.И.О., подпись)

План помещения щита управления котлам ПТВМ-50 и ДЕ-25 и помещения РУ-2

 
 


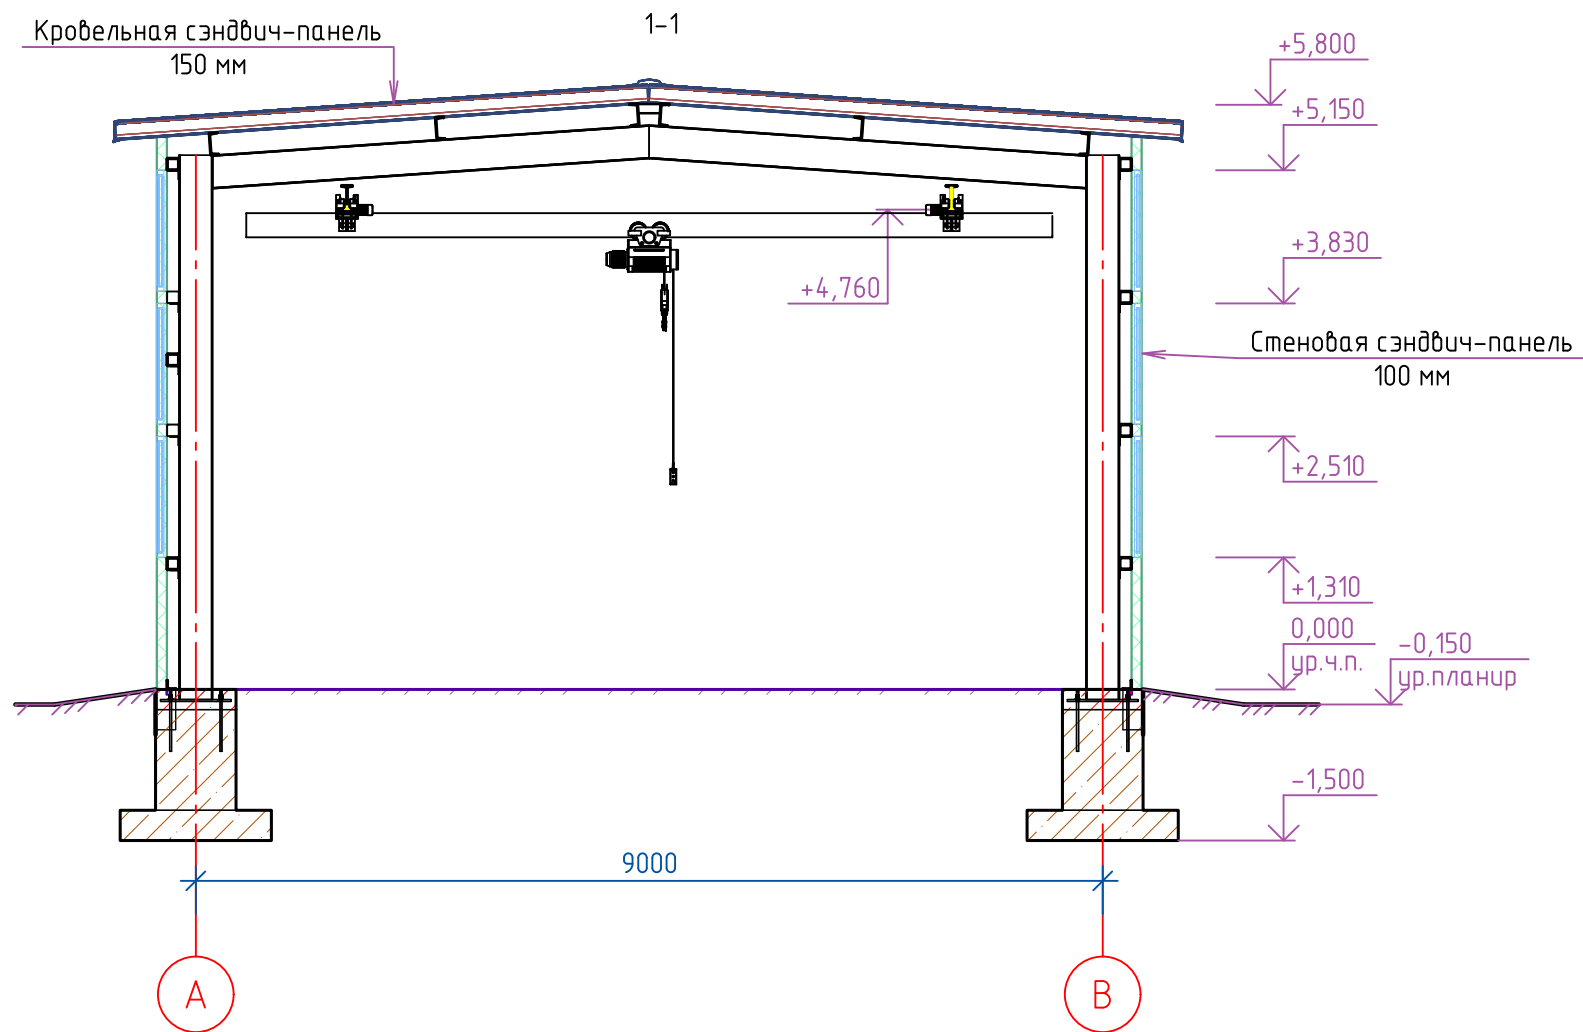
					Договор №03-06/25 от 06.06.2025г.	Лист
						7
Изм.	Лист	№ докум.	Подп.	Дата		

Инв. № подл.	Согласовано		
Инв. № подл.	Взам. инв. №		
Инв. № подл.	Подп. и дата		

 
Экспликация помещений

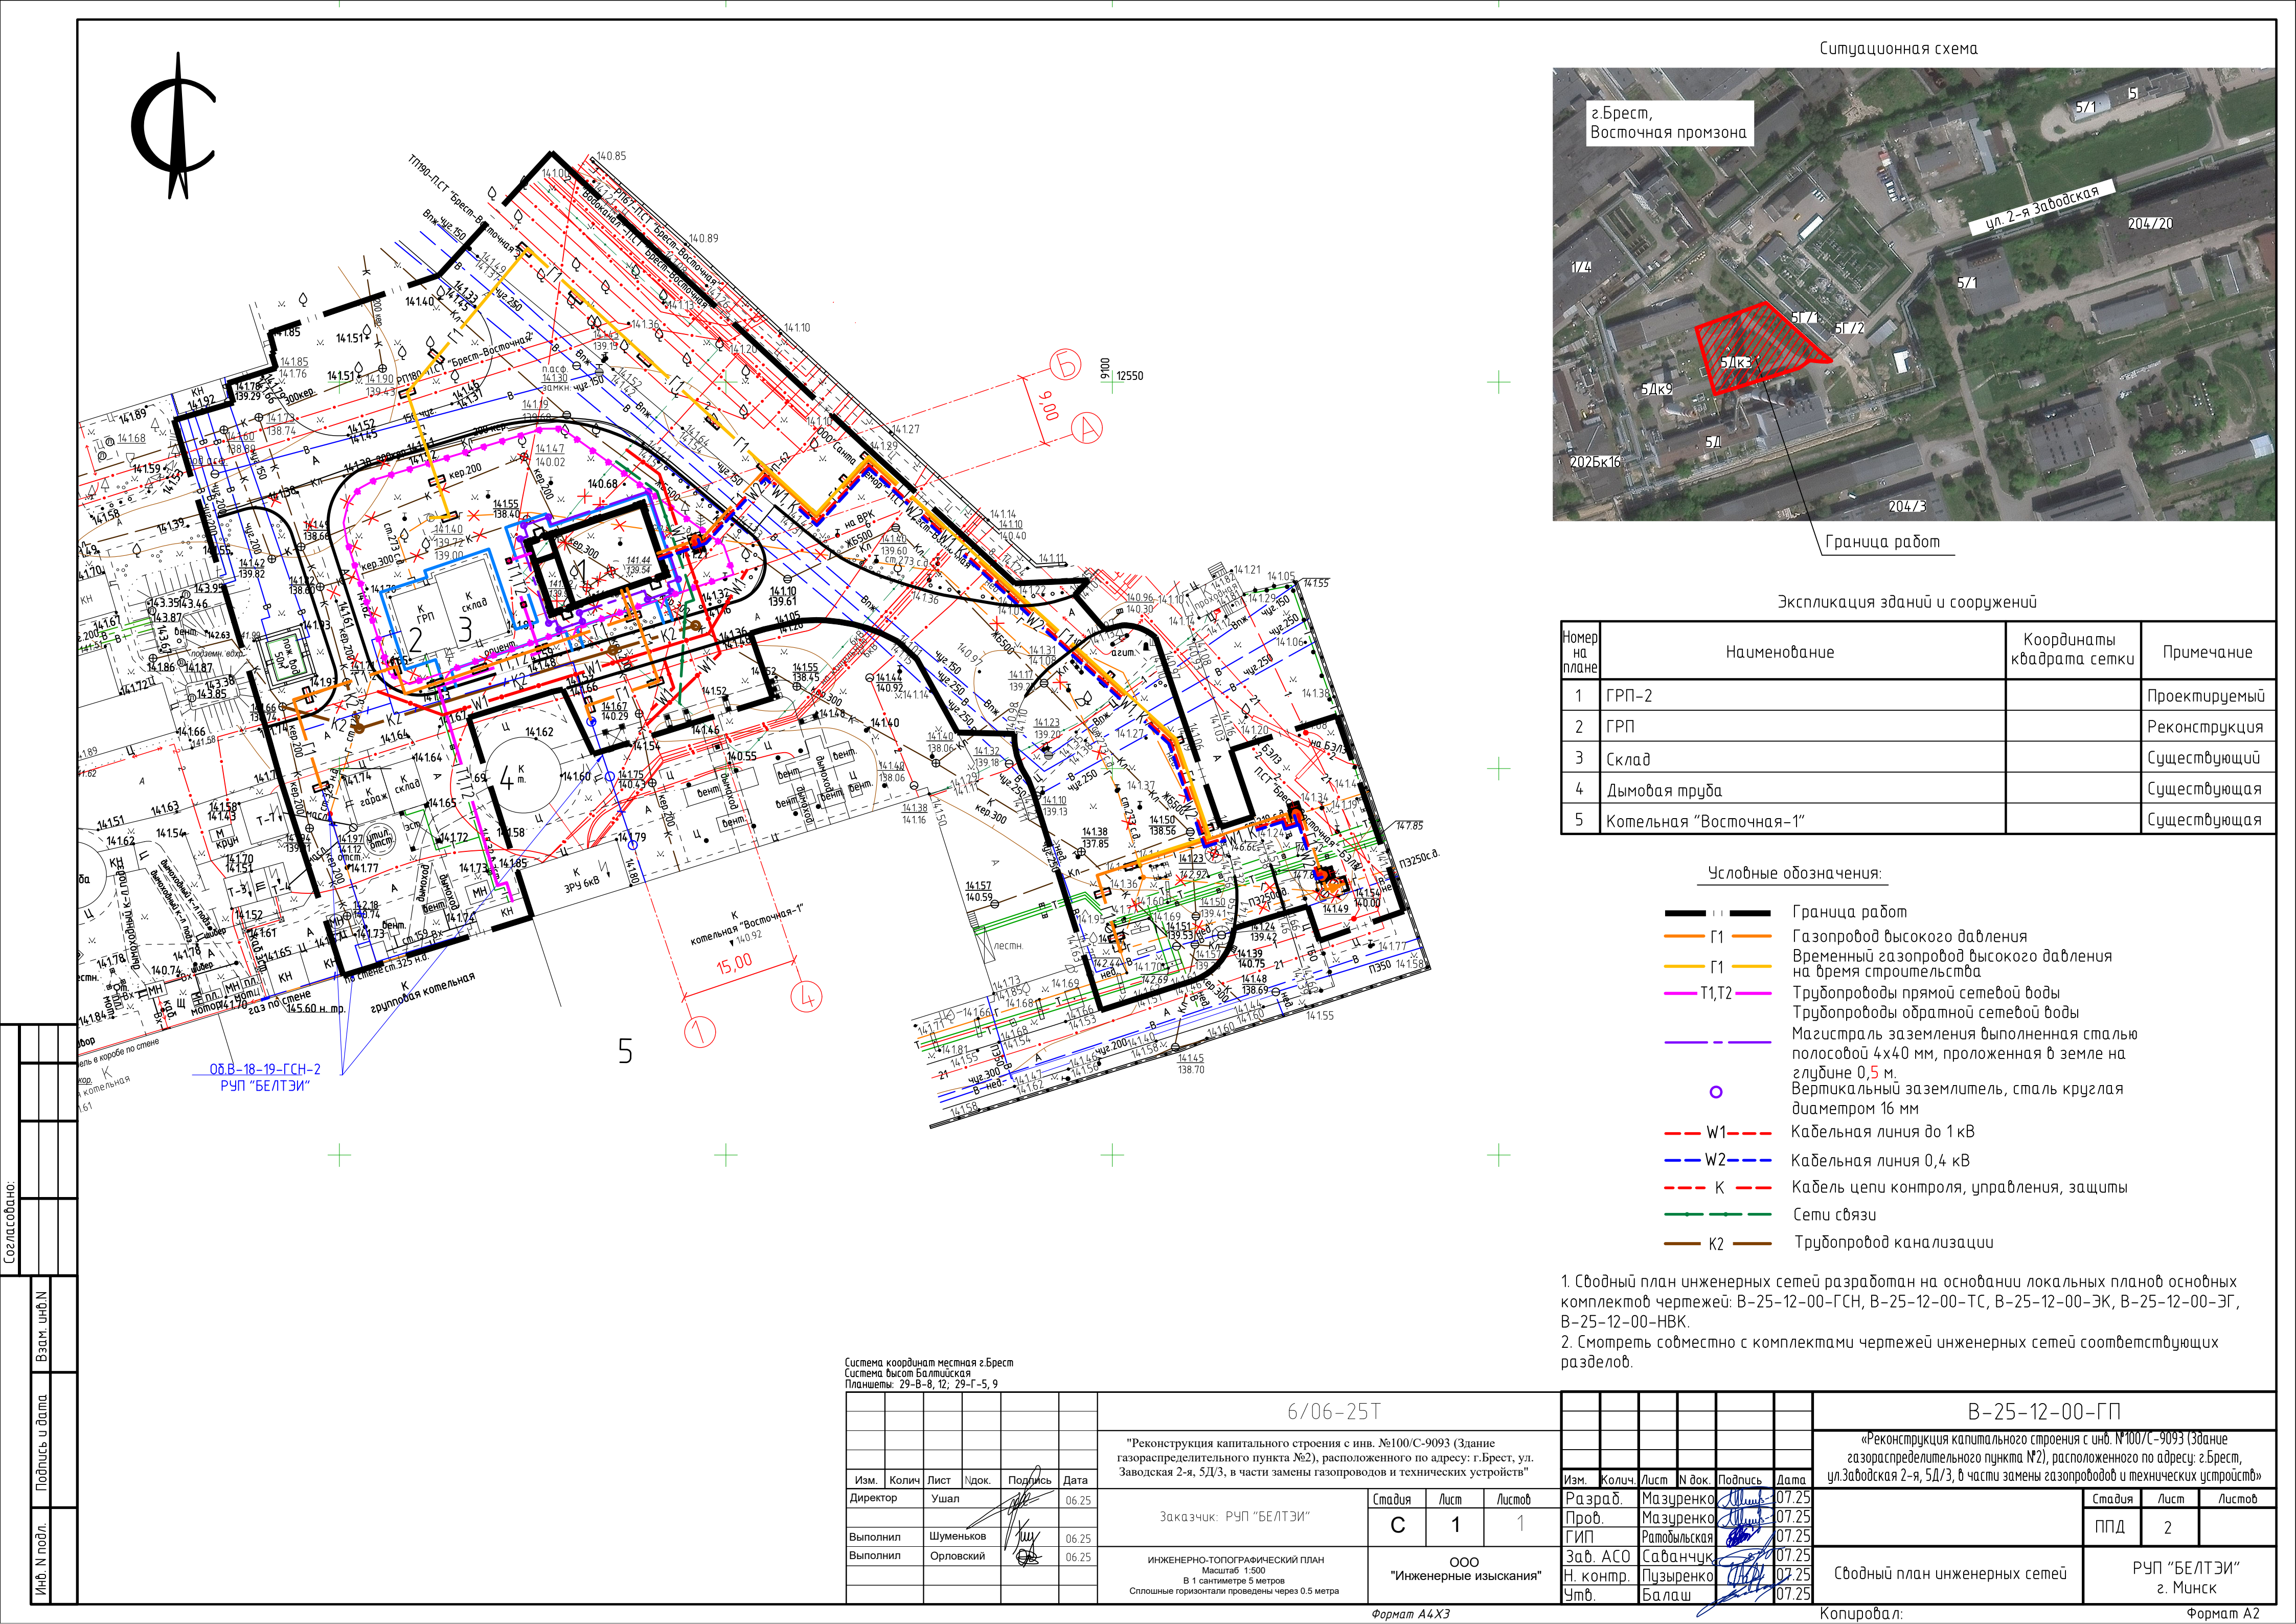
Номер помеще-ния	Наименование	Площадь, м²	Кат. поме-ще-ния
1	Помещение регуляторов	119,80	А
2	Помещение КИП	20,20	Д
3	Помещение теплового пункта	7,50	В4

						В-25-12-01-АС			
						Реконструкция капитального строения с инв. № 100/С-9093 (Здание газораспределительного пункта №2), расположенного по адресу: г. Брест, ул. Заводская 2-я, 5Д/З, в части замены газопроводов и технических устройств			
Изм.	Кол. уч.	Лист	№ док.	Подп.	Дата	ГРП	Стадия	Лист	Листов
Разраб		Саванчук			06.25		ППД	2	
Проб		Саванчук			06.25				
ГИП		Ратобильская			06.25				
Зав. АСО		Саванчук			06.25	План на отм. 0.000	РУП "БЕЛТЭИ" г. Минск		
Н.контр.		Пузыренко			06.25				
Утв.		Балаш			06.25				



1. Общие указания см. л.1
2. Помещения 2, 3 выгораживаются противопожарными преградами (противопожарные перегородки 1-го типа).
3. Материалы, к которым предъявляются пожарно-технические требования, должны иметь соответствующие подтверждающие документы.

 
 
						В-25-12-01-АС			
						Реконструкция капитального строения с инв. № 100/С-9093 (Здание газораспределительного пункта №2), расположенного по адресу: г. Брест, ул. Заводская 2-я, 5Д/3, в части замены газопроводов и технических устройств			
Изм.	Кол. уч.	Лист	№ док.	Подп.	Дата	ГРП	Стадия	Лист	Листов
Разраб		Саванчук			06.25		ППД	3	
Пров		Саванчук			06.25				
ГИП		Ратобильская			06.25				
Зав. АСО		Саванчук			06.25				
Н.контр.		Пузыренко			06.25	Разрез 1-1 (2)	РУП "БЕЛТЭИ" г. Минск		
Утв.		Балаш			06.25				



		Согласовано:	
Инф. N подл.	Подпись и дата	Взам. инф. N	

	Граница работ
	Г1 Газопровод высокого давления
	Г1 Временный газопровод высокого давления на время строительства
	T1,T2 Трубопроводы прямой сетевой воды
	Трубопроводы обратной сетевой воды
	Магистраль заземления выполненная сталью полосовой 4х40 мм, проложенная в земле на глубине 0,5 м.
	Вертикальный заземлитель, сталь круглая диаметром 16 мм
	W1 Кабельная линия до 1 кВ
	W2 Кабельная линия 0,4 кВ
	К Кабель цепи контроля, управления, защиты
	Сети связи
	K2 Трубопровод канализации

1. Сводный план инженерных сетей разработан на основании локальных планов основных комплектов чертежей: В-25-12-00-ГСН, В-25-12-00-ТС, В-25-12-00-ЭК, В-25-12-00-ЭГ, В-25-12-00-НВК.
2. Смотреть совместно с комплектами чертежей инженерных сетей соответствующих разделов.

Система координат местная г.Брест Система высот Балтийская Планшеты: 29-В-8, 12; 29-Г-5, 9						разделов.																			
						6/06-25Т												В-25-12-00-ГП							
						"Реконструкция капитального строения с инв. №100/С-9093 (Здание газораспределительного пункта №2), расположенного по адресу: г.Брест, ул. Заводская 2-я, 5Д/3, в части замены газопроводов и технических устройств"												«Реконструкция капитального строения с инв. №100/С-9093 (Здание газораспределительного пункта №2), расположенного по адресу: г.Брест, ул.Заводская 2-я, 5Д/3, в части замены газопроводов и технических устройств»							
Изм.	Колич	Лист	№ док.	Подпись	Дата	Заказчик: РУП "БЕЛТЭИ"			Изм.	Колич.	Лист	№ док.	Подпись	Дата											
Директор		Ушал			06.25				Разраб.		Мазуренко			07.25											
									Проб.		Мазуренко			07.25											
Выполнил		Шуменков			06.25				ГИП		Ратовильская			07.25											
Выполнил		Орловский			06.25				Заб. АСО		Саванчук			07.25											
						ИНЖЕНЕРНО-ТОПОГРАФИЧЕСКИЙ ПЛАН Масштаб 1:500 В 1 сантиметре 5 метров Сплошные горизонтали проведены через 0.5 метра			ООО "Инженерные изыскания"			Заб. конпр.				Пызыренко			07.25						
												Умб.				Балаш			07.25	Сводный план инженерных сетей			РУП "БЕЛТЭИ" г. Минск		

Формат А4Х3

Копировал:

Формат А2